



注意:
1. 本图底图附件及其他相关资料属安徽省建筑设计研究院有限公司所有, 未经许可不得复制或传播, 不得用于其他工程。
2. 本图底图附件及其他相关资料属安徽省建筑设计研究院有限公司所有, 未经许可不得复制或传播, 不得用于其他工程。

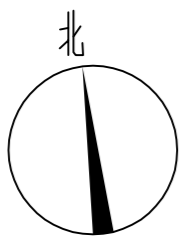

上层平面图

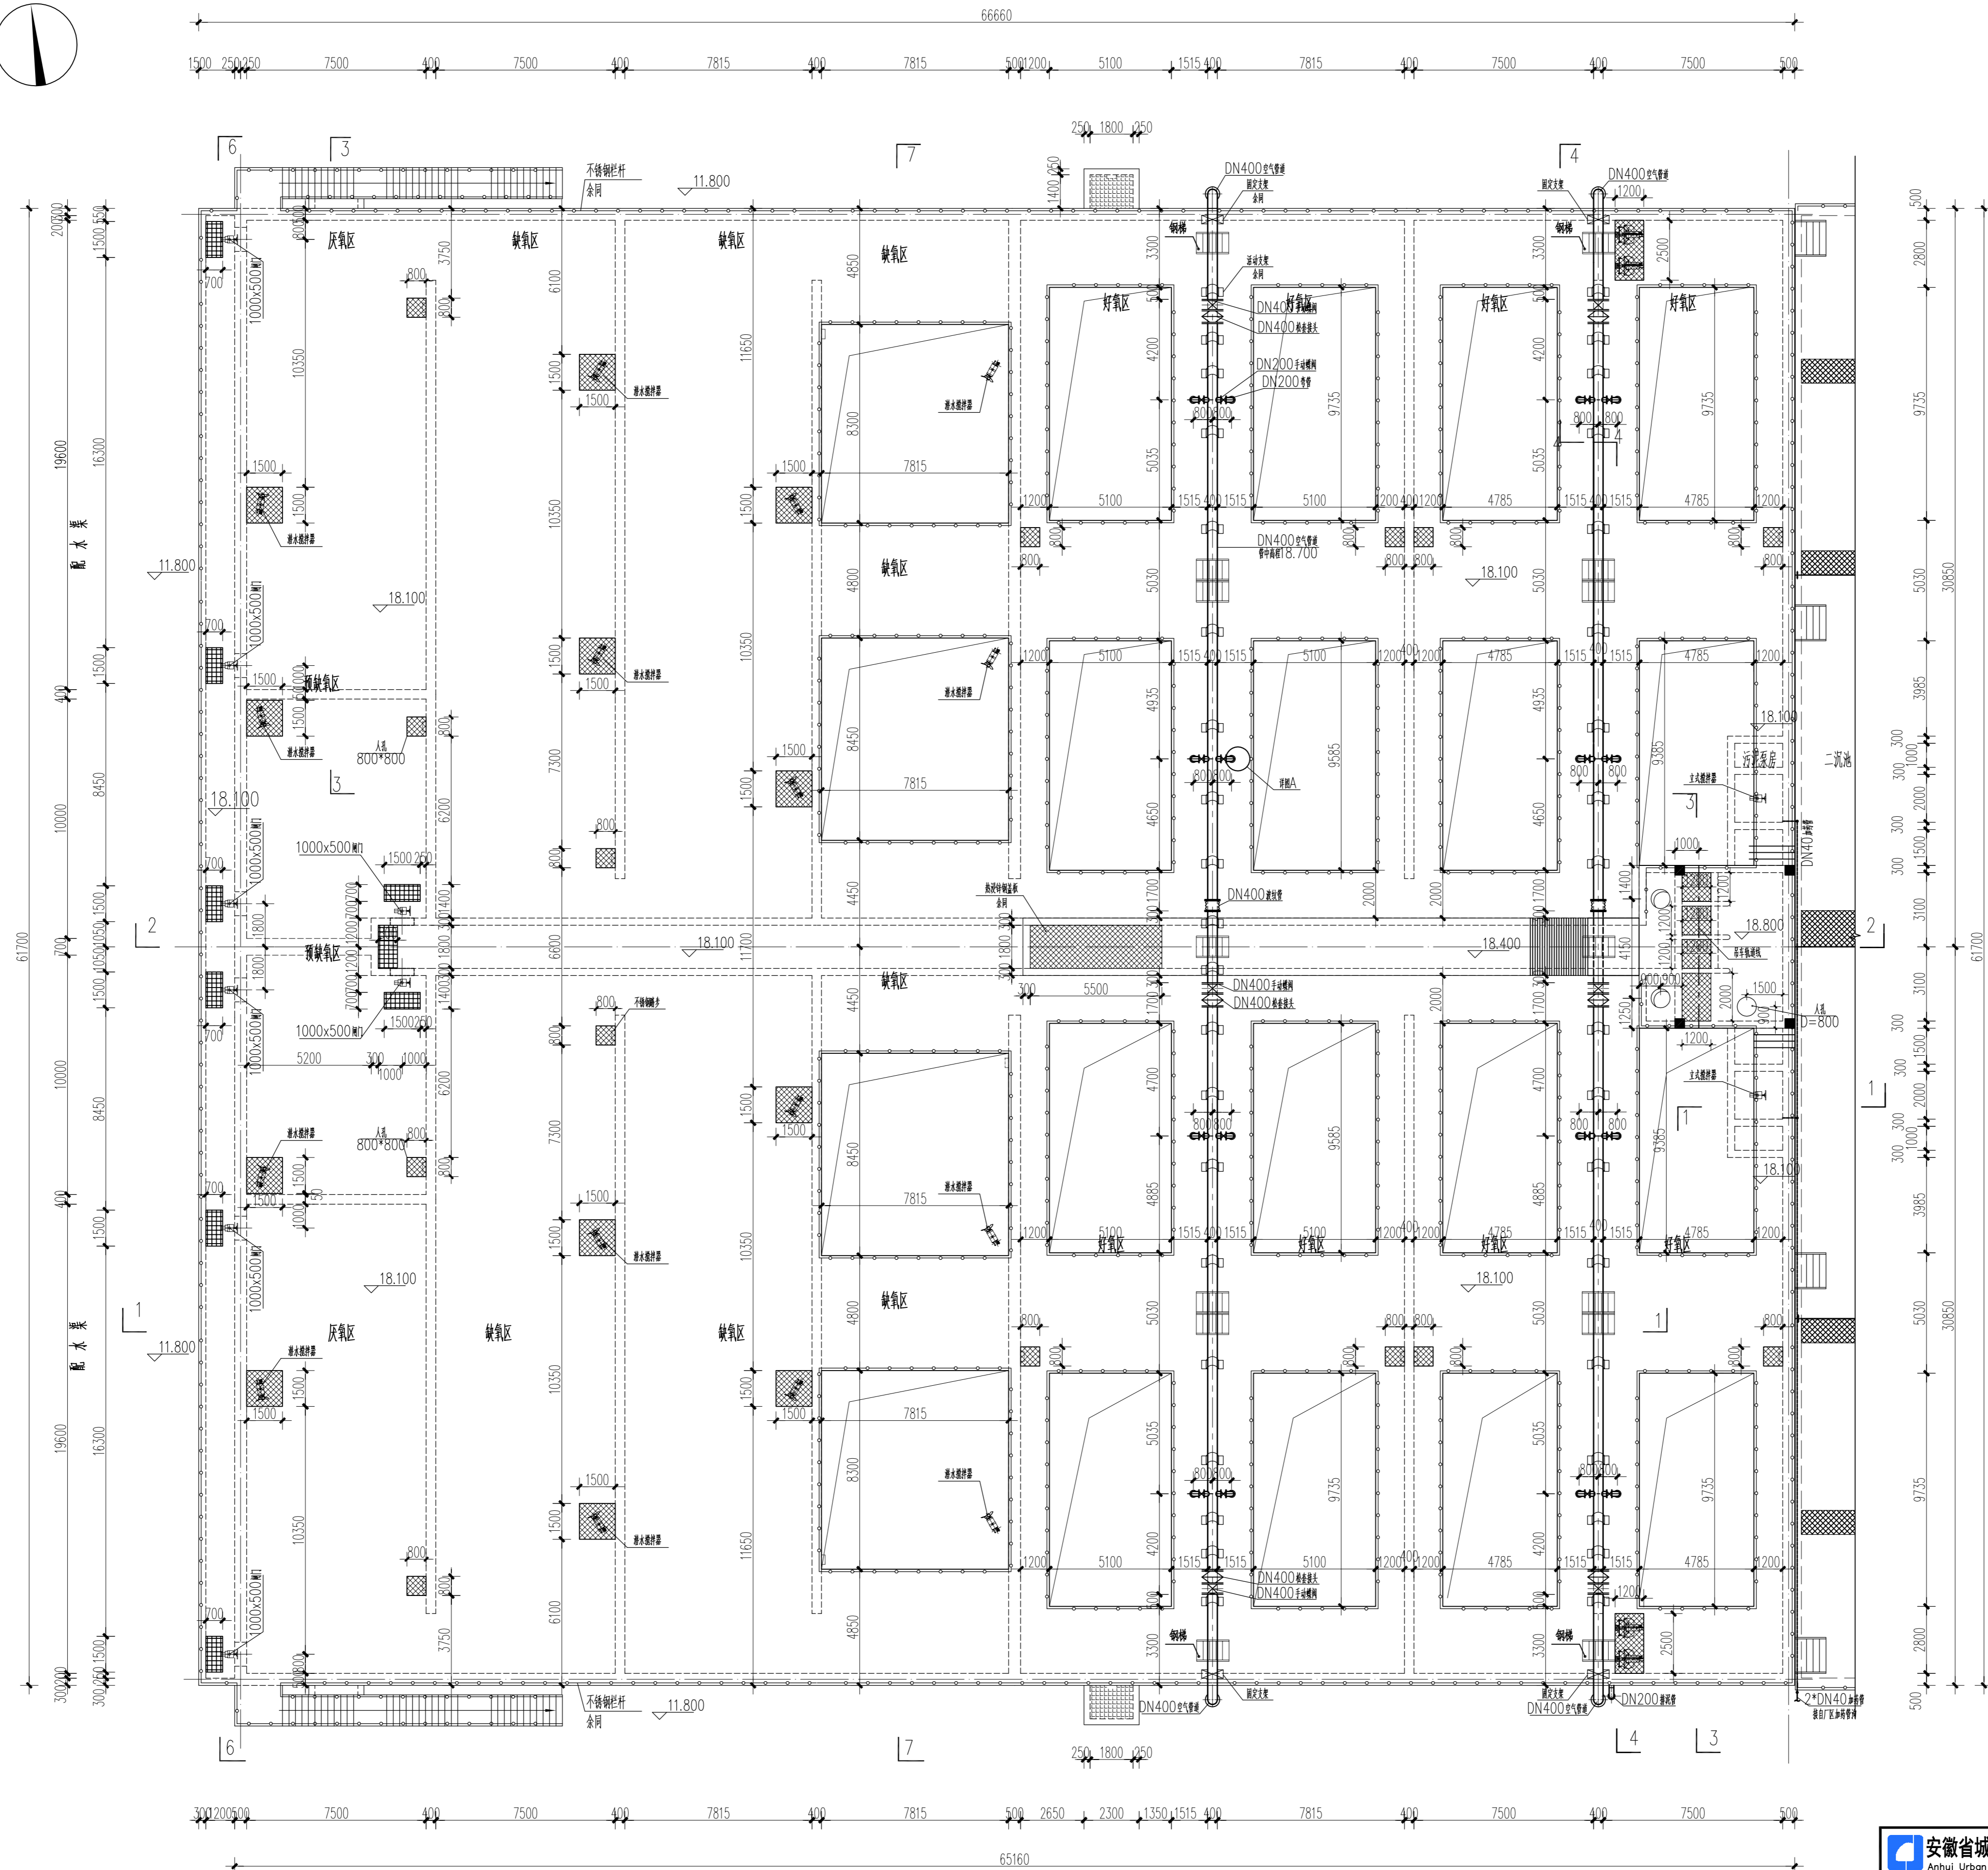


眞法

1. 本图纸著作权及其他相关权益属安徽省建筑设计研究院
有限公司所有。未经本公司书面同意,不得复制本图纸。
2. 本图纸应与其他相关配套设施设计文件统一使用。
3. 来加蓋本公司出图专用章,图纸无效。



 安徽省城市建设设计研究总院有限公司 Anhui Urban Construction Design Institute Co., Ltd.			项目名称 PROJECT		项目编号 PROJECT NO. 9116002	
审 定 APPROVED			专业负责人 SPECIALIST IN CHARGE		比 例 SCALE 1:150	
审 核 EXAMINED			校 对 CHECKED		日 期 DATE 2007.05.15	
项目负责人 GENERAL COORDINATOR			设 计 DESIGNED		图 号 DRAWING NO. \$04SP002\$	
项目负责人 PROJECT MANAGER			制 图 DRAWN		版 次 VERSION 0	
			图 名 TITLE OF DRAWING 平面设计图 (二)			

注意:
1. 本图底图制作及其他标注均按安徽省建筑设计研究院
有限公司所有, 未经许可不得复制或翻印, 不得用于其他工程。
2. 本图底图制作及其他标注均按安徽省建筑设计研究院
有限公司所有, 未经许可不得复制或翻印, 不得用于其他工程。
3. 本图底图制作及其他标注均按安徽省建筑设计研究院
有限公司所有, 未经许可不得复制或翻印, 不得用于其他工程。



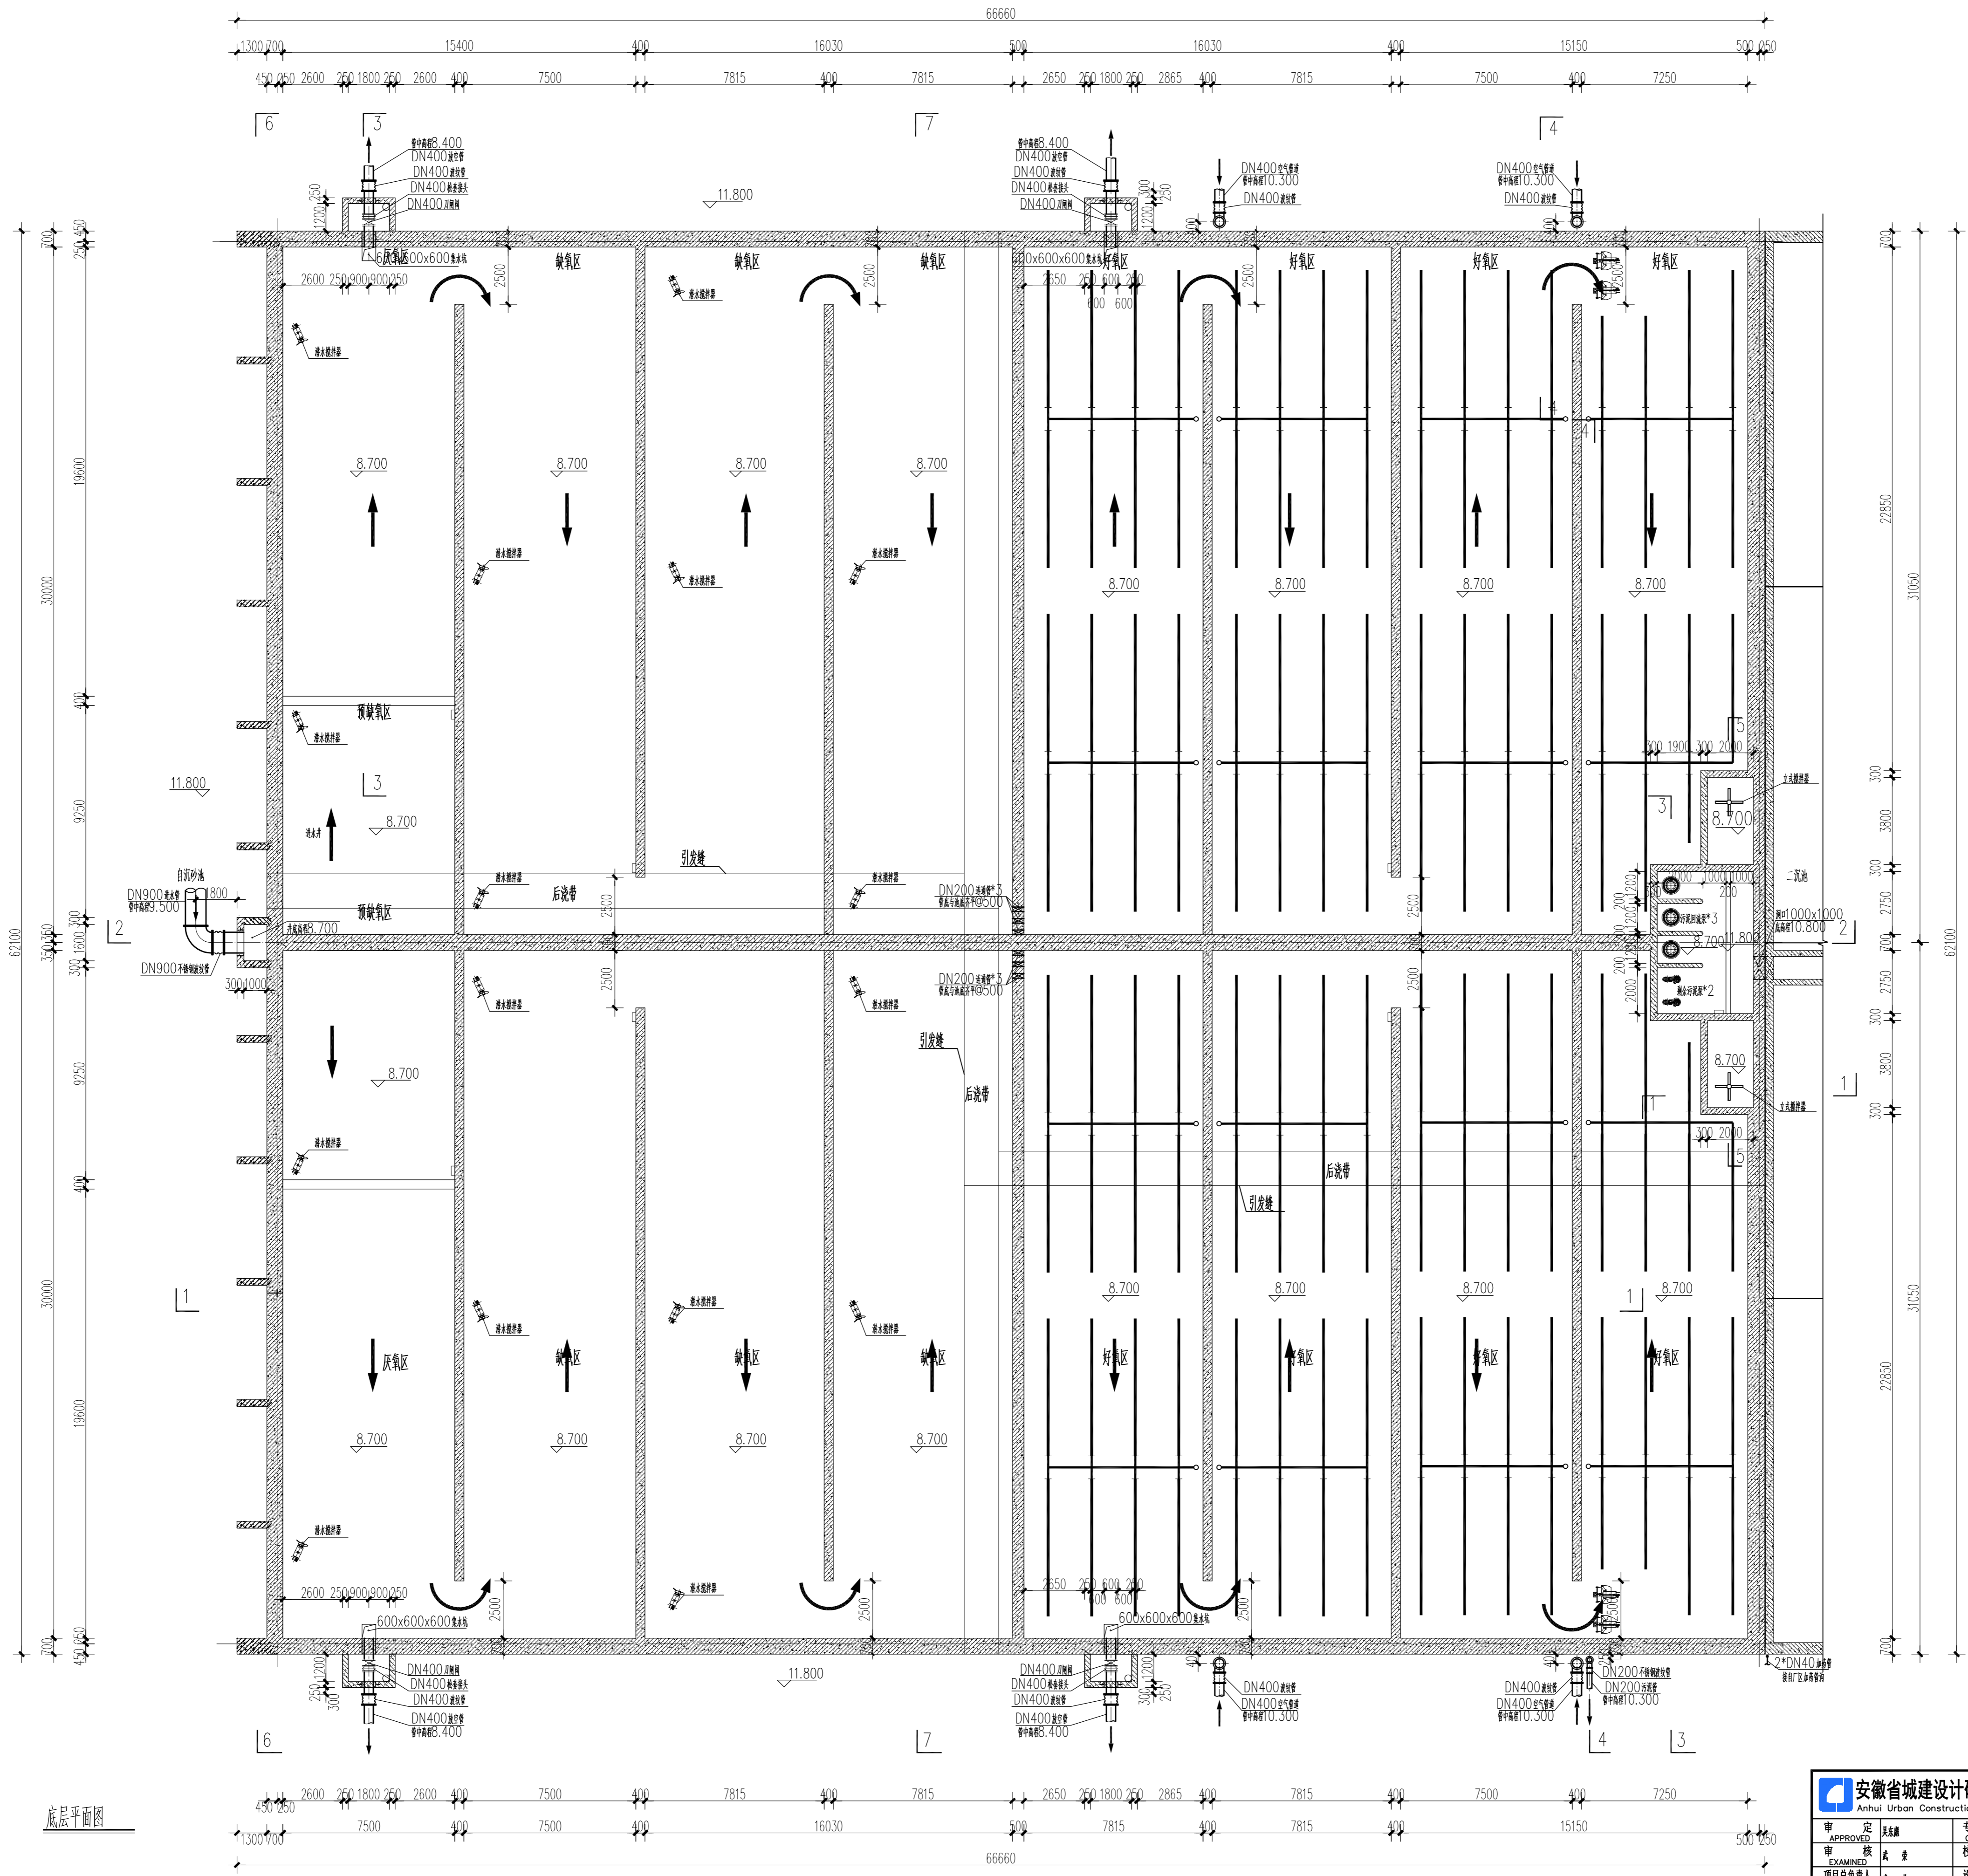


底层平面图

安徽省城建设计研究总院有限公司 Anhui Urban Construction Design Institute Co.,LTD.				项目名称 PROJECT	东莞市黄江污水处理厂二期工程	项目编号 PROJECT NO.	9116002
审定 APPROVED	设计 DESIGNED	校核 CHECKED	审核 REVIEWED	子项名称 SUB ITEM	改良AAO池	设计阶段 STAGE	施工图
项目总工程师 GENERAL ENGINEER	设计 DESIGNED	校核 CHECKED	审核 REVIEWED	图名 TITLE OF DRAWING	平面图 (三)	日期 DATE	2017.05.15
项目负责人 PROJECT MANAGER	制图 DRAWN	审核 REVIEWED	审核 REVIEWED	图号 DRAWING NO.	04PS003	版本 VERSION	0


注意

   7387364049239*




 安徽省建筑设计研究总院有限公司 Anhui Urban Construction Design Institute Co., Ltd.				项目名称 PROJECT	项目编号 PROJECT NO.	9116002
审定 APPROVED	审核 CHECKED	专业负责人 CHIEF DESIGNER	项目负责人 CHIEF DESIGNER	设计阶段 STAGE	比例 SCALE	1:150
审核 EXAMINED	会签 CHECKED	校对 CHECKED	审核 CHECKED	日期 DATE	日期 DATE	2017.05.15
项目负责人 GENERAL COORDINATOR	审核 CHECKED	设计 DESIGNED	制图 DESIGNED	图名 TITLE OF DRAWING	图号 DRAWING NO.	S04PS004
项目负责人 GENERAL COORDINATOR	审核 CHECKED	制图 DESIGNED	审核 CHECKED	剖面设计图 (一)	版次 VERSION	0


注意:
1. 本图所标注尺寸及其他标注均按国家现行标准执行, 如有变更, 请及时通知设计单位。
2. 本图所标注尺寸及其他标注均按国家现行标准执行, 如有变更, 请及时通知设计单位。
3. 本图所标注尺寸及其他标注均按国家现行标准执行, 如有变更, 请及时通知设计单位。

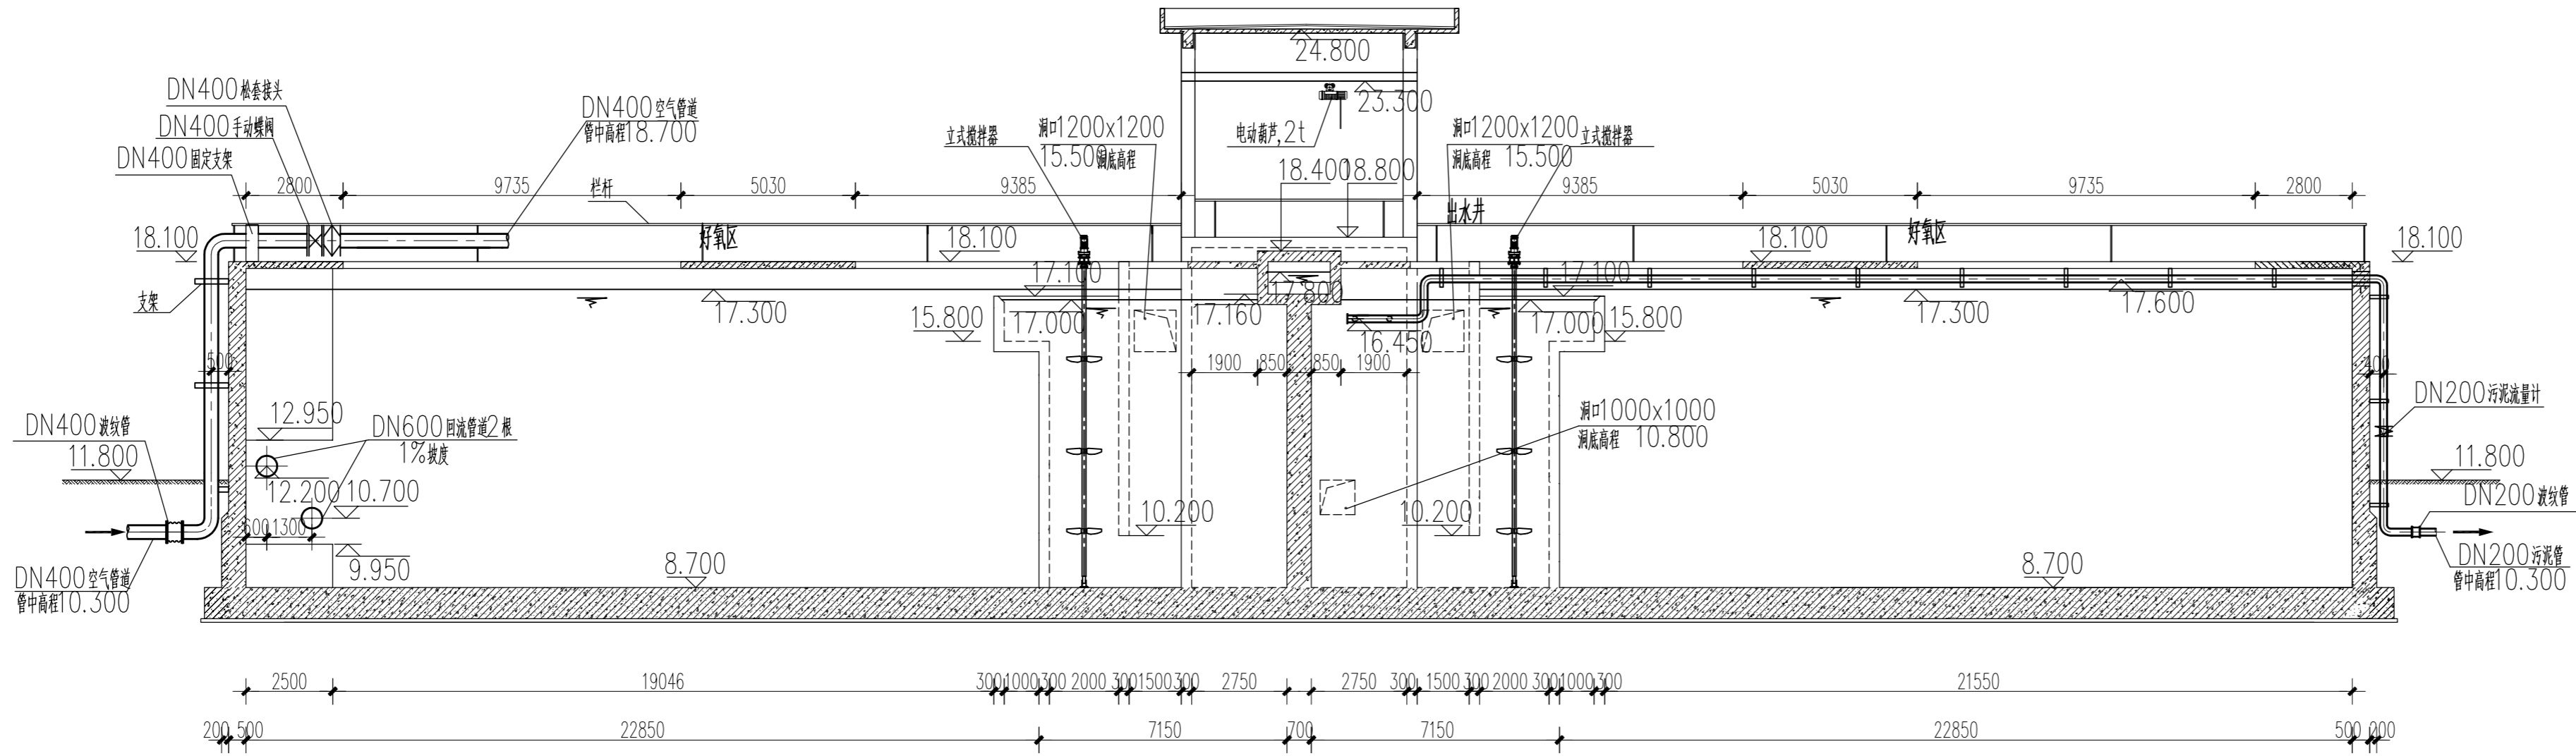


4-4剖面图

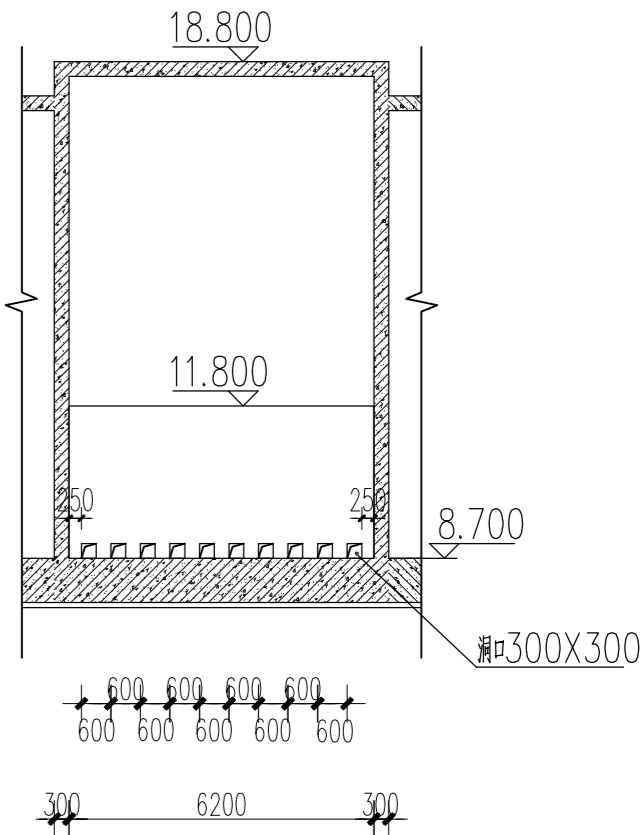

5-5剖面图

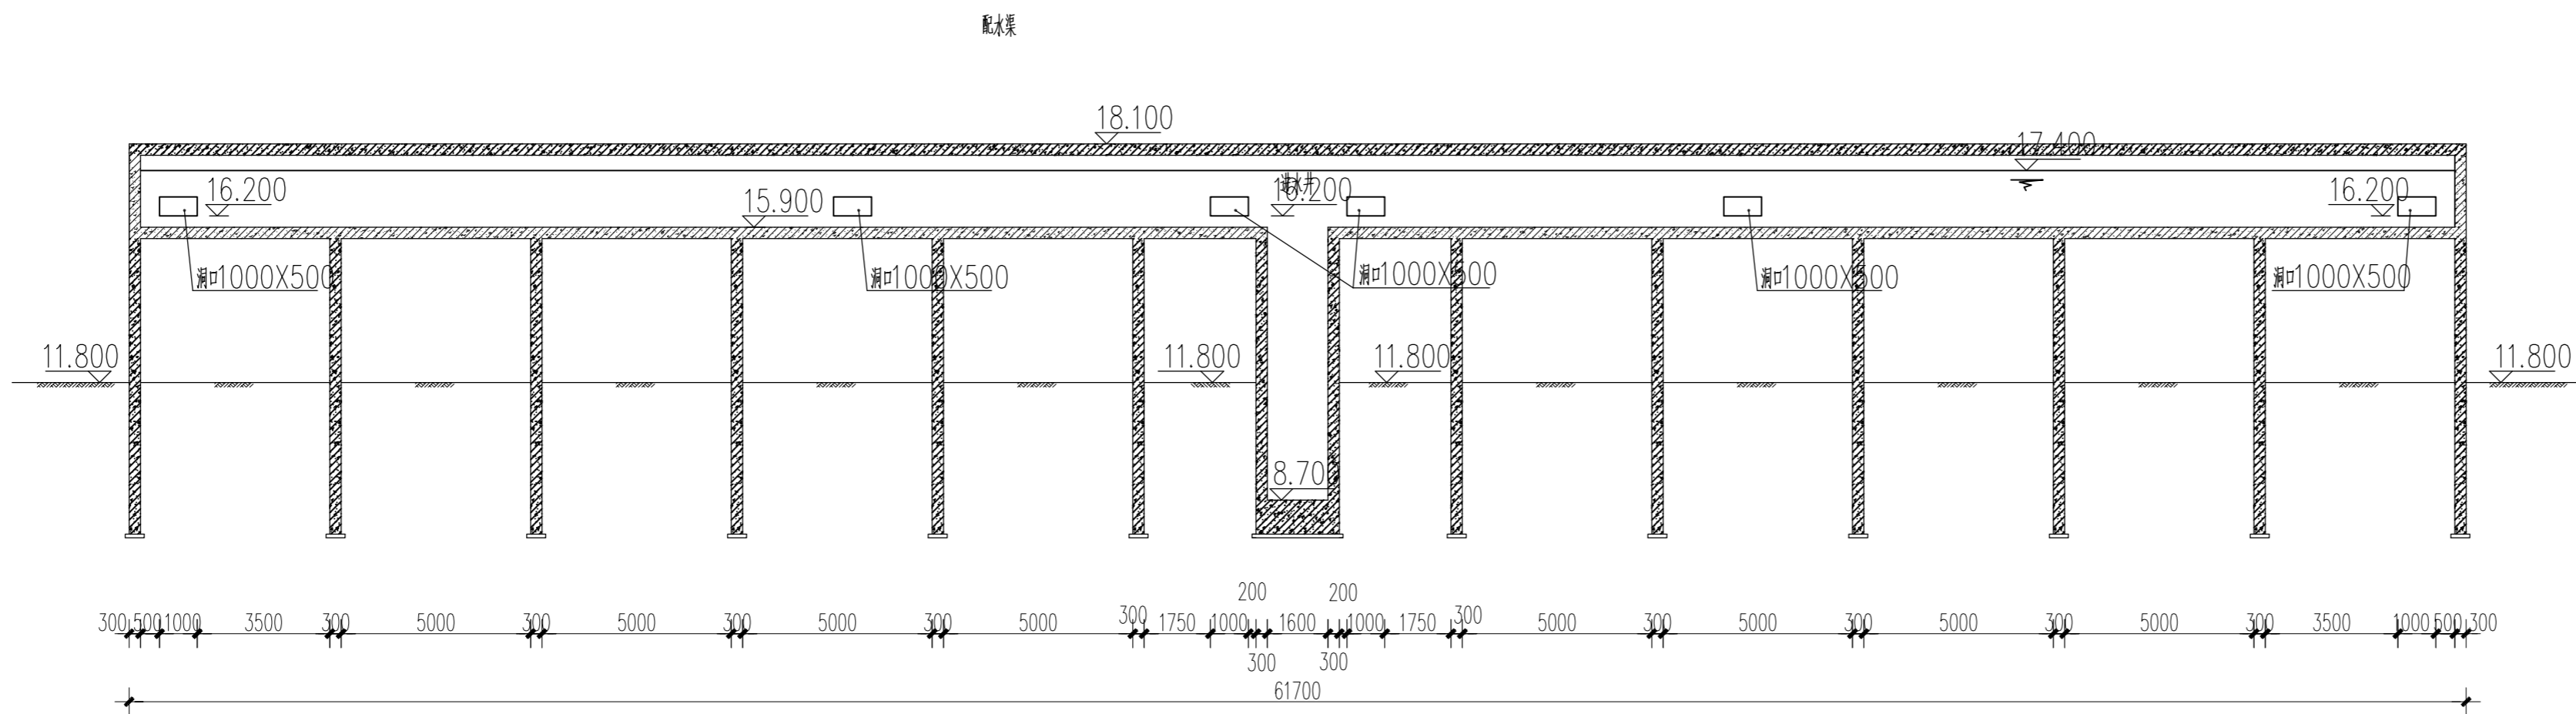

6-6剖面图

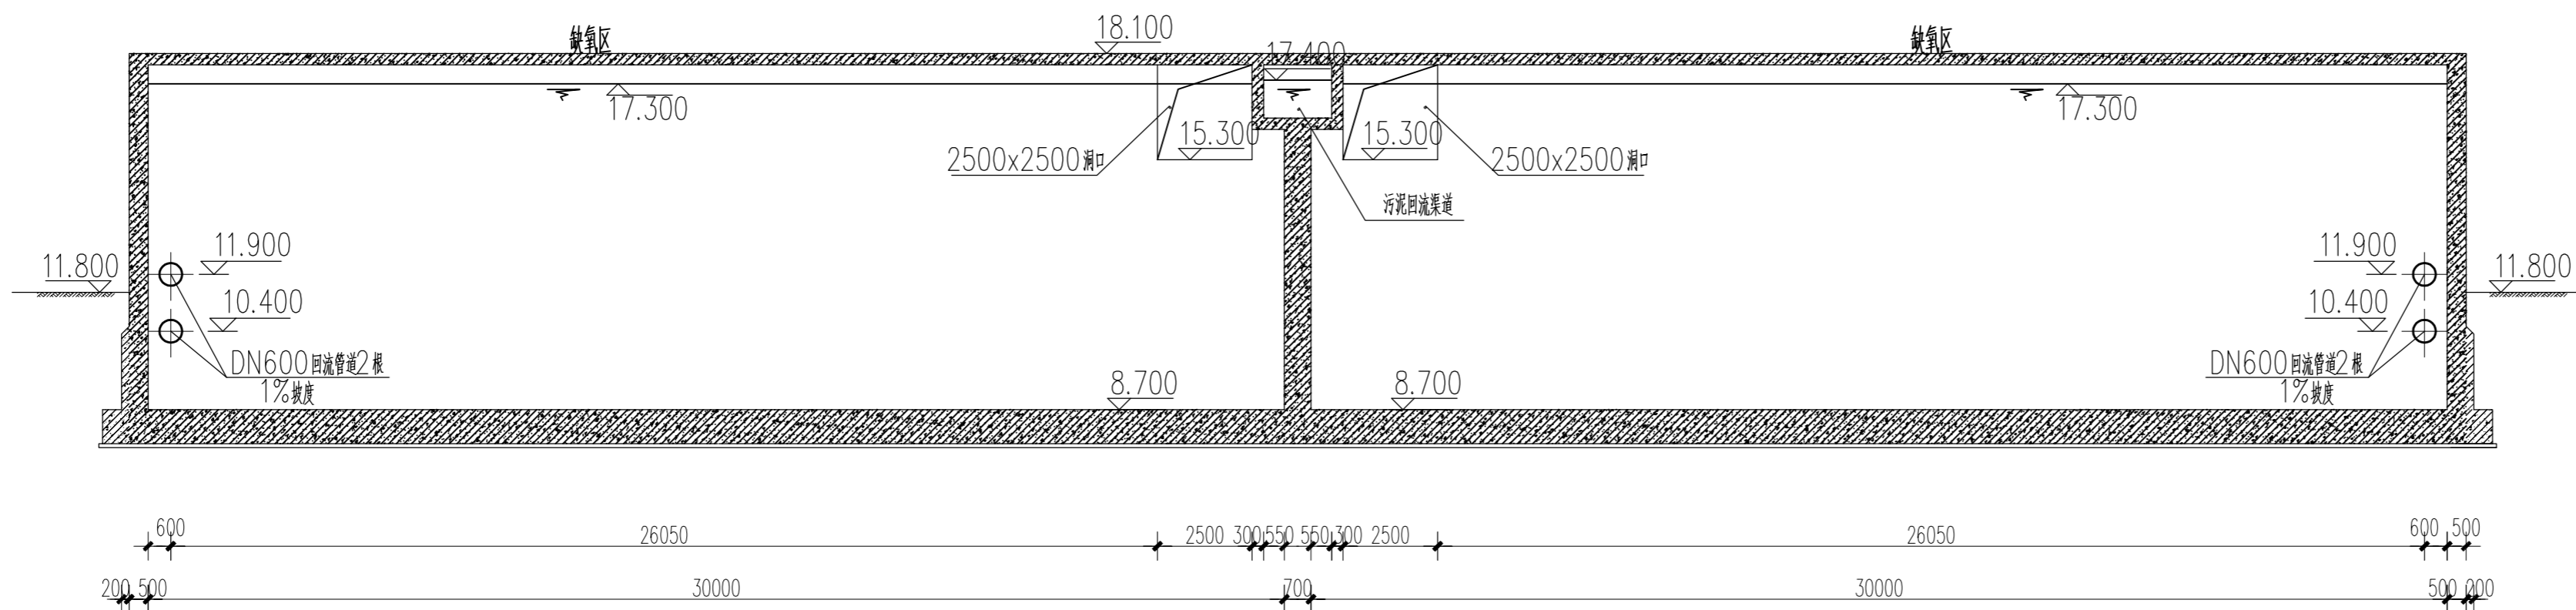

7-7剖面图

安徽省城建设计研究总院有限公司 Anhui Urban Construction Design Institute Co., Ltd.		项目名称	东莞市黄江污水处理厂二期工程	项目编号	9116002
审 定	校 对	专业负责人	校 对	设计阶段	概 算
审 核	校 对	校 对	校 对	比 例	1:150
项目总负责人	设计	设计	设计	日 期	2017.05.15
项目负责人	制 图	制 图	制 图	图 号	S04PS003
PROJECT MANAGER	DRAWN	DRAWN	DRAWN	版 次	0
TITLE OF DRAWING		剖面设计图 (二)		VERSION NO.	

注意：

1. 本图纸著作权及其他相关权益属安徽省城建设计研究院有限公司所有。未经本公司书面同意，不得复制本图纸。
2. 本图纸应与其他相关配套设计文件统一使用。
3. 未加蓋本公司出图专用章，图纸无效。

主 要 参 考 文 献



主要材料表

1. 单位: 高程以米计, 其余均为毫米。
2. 生物池设计规模 $6 \text{ m}^3/\text{d}$, 分两个系列。
3. 图中设备量统计到构筑物外 1 m 。

 安徽省城建设计研究总院有限公司 Anhui Urban Construction Design Institute Co., LTD.			项 目 名 称 PROJECT		项 目 编 号 PROJECT NO.		9116002	
			东 莞 市 黄 江 污 水 处 理 厂 二 期 工 程		设 计 阶 段 STAGE		竣工图	
审 定 APPROVED		吴东鹏	专 业 负 责 人 CHIEF ENGR.		比 例 SCALE		/	
审 核 EXAMINED		武 荣	校 对 CHECKED		子 项 名 称 SUB ITEM		日 期 DATE	
			胡 丹		改良AA0池		2017.05.15	
项目总负责人 GENERAL COORDINATOR		武 荣	设 计 DESIGNED		图 名 TITLE OF DRAWING		图 号 DRAWING NO.	
项目负责人 PROJECT MANAGER		武 荣	制 图 DRAWN		设备材料表		\$04PS006	
			齐 震				版 次 VERSION NO.	
			齐 震				0	

注意

  1. 本图纸著作权及其他相关权益属安徽省建筑设计研究院
有限公司所有。未经本公司书面同意,不得复制本图纸。
2. 本图纸应与其他相关配套设计文件统一使用。
3. 未加盖本公司出图专用章,图纸无效。



图例



手动蝶阀

双法兰松套限位接头

波纹管

说明:

1. 单位: 高程以米计, 其余均为毫米。
2. 本高程系为八五高程基准。
3. 生物池设计规模 $3000 \text{ m}^3/\text{d}$, 生物池分为 2 个系列, 每个系列为 1 组。
4. 放空管道所有阀门、伸缩接头、波纹管、三通、弯头处均设响铁支墩。
采用 M10 砂浆、M7.5 水泥砂浆砌筑, 支墩必须托住阀门等支座, 四周用干泥砂浆八字填实。

 安徽省城建设计研究总院有限公司 Anhui Urban Construction Design Institute Co.,LTD.				项目名称 PROJECT	东莞市黄江污水处理厂二期工程	项目编号 PROJECT NO.	9116002
审定 APPROVED	吴东鹏	专业负责人 CHIEF ENGR.	胡舟	子项名称 SUB ITEM	改良AAO池	设计阶段 STAGE	竣工图
审核 EXAMINED	武荣	校对 CHECKED	胡舟			比例 SCALE	/
项目总负责人 GENERAL COORDINATOR	武荣	设计 DESIGNED	齐震			日期 DATE	2017.05.15
项目负责人 PROJECT MANAGER	武荣	制图 DRAWN	齐震	图名 TITLE OF DRAWING	空气管道轴测图	图号 DRAWING NO.	S04PS007
						版本 VERSION NO.	0